

Do

PPU MARKUB
Tomasz Hrynkiewicz
ul. Kajki 4
82-440 Dzierzgoń

Kwidzyn, 31 stycznia 2017 r.

Znak EOP-69/610-000419-2017

Dot. uzgodnienia w zakresie kolizji z istniejącą siecią elektroenergetyczną będącą własnością ENERGA-OPERATOR SA Oddział w Olsztynie.

Objekt: Przebudowa dróg gminnych ul. Wiejskiej i Przejazdowej dz. nr 754, 756, 757.

Uzgodnienie nr PZT/000084/69/17

ENERGA-OPERATOR SA Oddział w Olsztynie Rejon Dystrybucji w Kwidzynie potwierdza występowanie linii napowietrznej 0,4 kV i 15kV i linie kablowe 0,4 kV naniesionej na mapie i uzgadnia w/w projekt z następującymi uwagami:

1. O rozpoczęciu robót powiadomić pisemnie Rejon Dystrybucji w Kwidzynie Dział Eksploatacji ul. Łąkowa 38 82-500 Kwidzyn. Do zawiadomienia dołączyć mapę z projektu realizowanego zadania oraz określić: termin wykonania prac, nazwę firmy prowadzącej prace, osoby odpowiedzialne za prowadzenie robót.
2. Prace ziemne przy skrzyżowaniach i zbliżeniach z kablami prowadzić ręcznie. Szczegółowe przebiegi tras urządzeń elektroenergetycznych należy ustalić na podstawie przekopów kontrolnych. Miejsca skrzyżowań i zbliżeń do istniejącego kabla zabezpieczyć zgodnie z normą N SEP-E-004. W przypadku zmian rzędnych wysokościowych terenu objętego uzgadnianym planem zagospodarowania, krzyżujące linie kablowe należy doprowadzić do ułożenia na głębokości zgodnej z normą N SEP-E-004 w oparciu o wniosek o usunięcie kolizji. Miejsca skrzyżowań zgłosić przed zasypaniem do RD w Kwidzynie ul. Łąkowa 38 Dział Eksploatacji.
3. Prace w pobliżu czynnych napowietrznych urządzeń elektroenergetycznych wykonywać:
 - zgodnie z treścią Rozporządzenia Ministra Infrastruktury z dnia 23 czerwca 2003 r. w sprawie informacji dotyczącej bezpieczeństwa i ochrony zdrowia oraz planu bezpieczeństwa i ochrony zdrowia (Dz.U. 2003 nr 120 poz. 1126),
 - zgodnie z treścią Rozporządzenia Ministra Infrastruktury z dnia 6 lutego 2003 r. w sprawie bezpieczeństwa i higieny pracy podczas wykonywania robót budowlanych (Dz.U. 2003 nr 47 poz. 401),
 - Skrzyżowanie i zbliżenie projektowanego obiektu z liniami napowietrznymi rozwiązać zgodnie z PN-E-05100-1, 1998r. i NSEP-E-003.
4. Przy wykonywaniu robót napotkane urządzenia elektroenergetyczne traktować jako czynne (pod napięciem - mogące grozić porażeniem) i zachować warunki bezpieczeństwa.
5. Koszty naprawy i poniesione straty, jak również utracone korzyści przez Rejon Dystrybucji w Kwidzynie, w efekcie uszkodzeń urządzeń elektroenergetycznych podczas wykonawstwa robót pokrywa wykonawca.
6. Inne ustalenia:
 - Zachować minimalny odstęp 0,5 m projektowanej przebudowy drogi od podziemnych części słupów linii napowietrznej 0,4 kV. Prace wykonywać w sposób zapewniający zachowanie stabilności słupa.
 - W miejscach pokazanych na planie projektowanej przebudowy drogi linię kablową 0,4 kV, osłonić rurą dwudzielną typu AROT \varnothing 110. Prace w całości wykonać kosztem i staraniem Inwestora w uzgodnieniu z RD Kwidzyn.


Uzgodnienie ważne jest 1 rok, integralną częścią uzgodnienia jest załącznik graficzny.

Z poważaniem




Dyrektor
Rejonu Dystrybucji
Mirczostaw Maślany

Uzgodnienie wykonał(a):
Katarzyna Czolba T: 55 66 77 656
Kopię otrzymują: 69MMD a/a

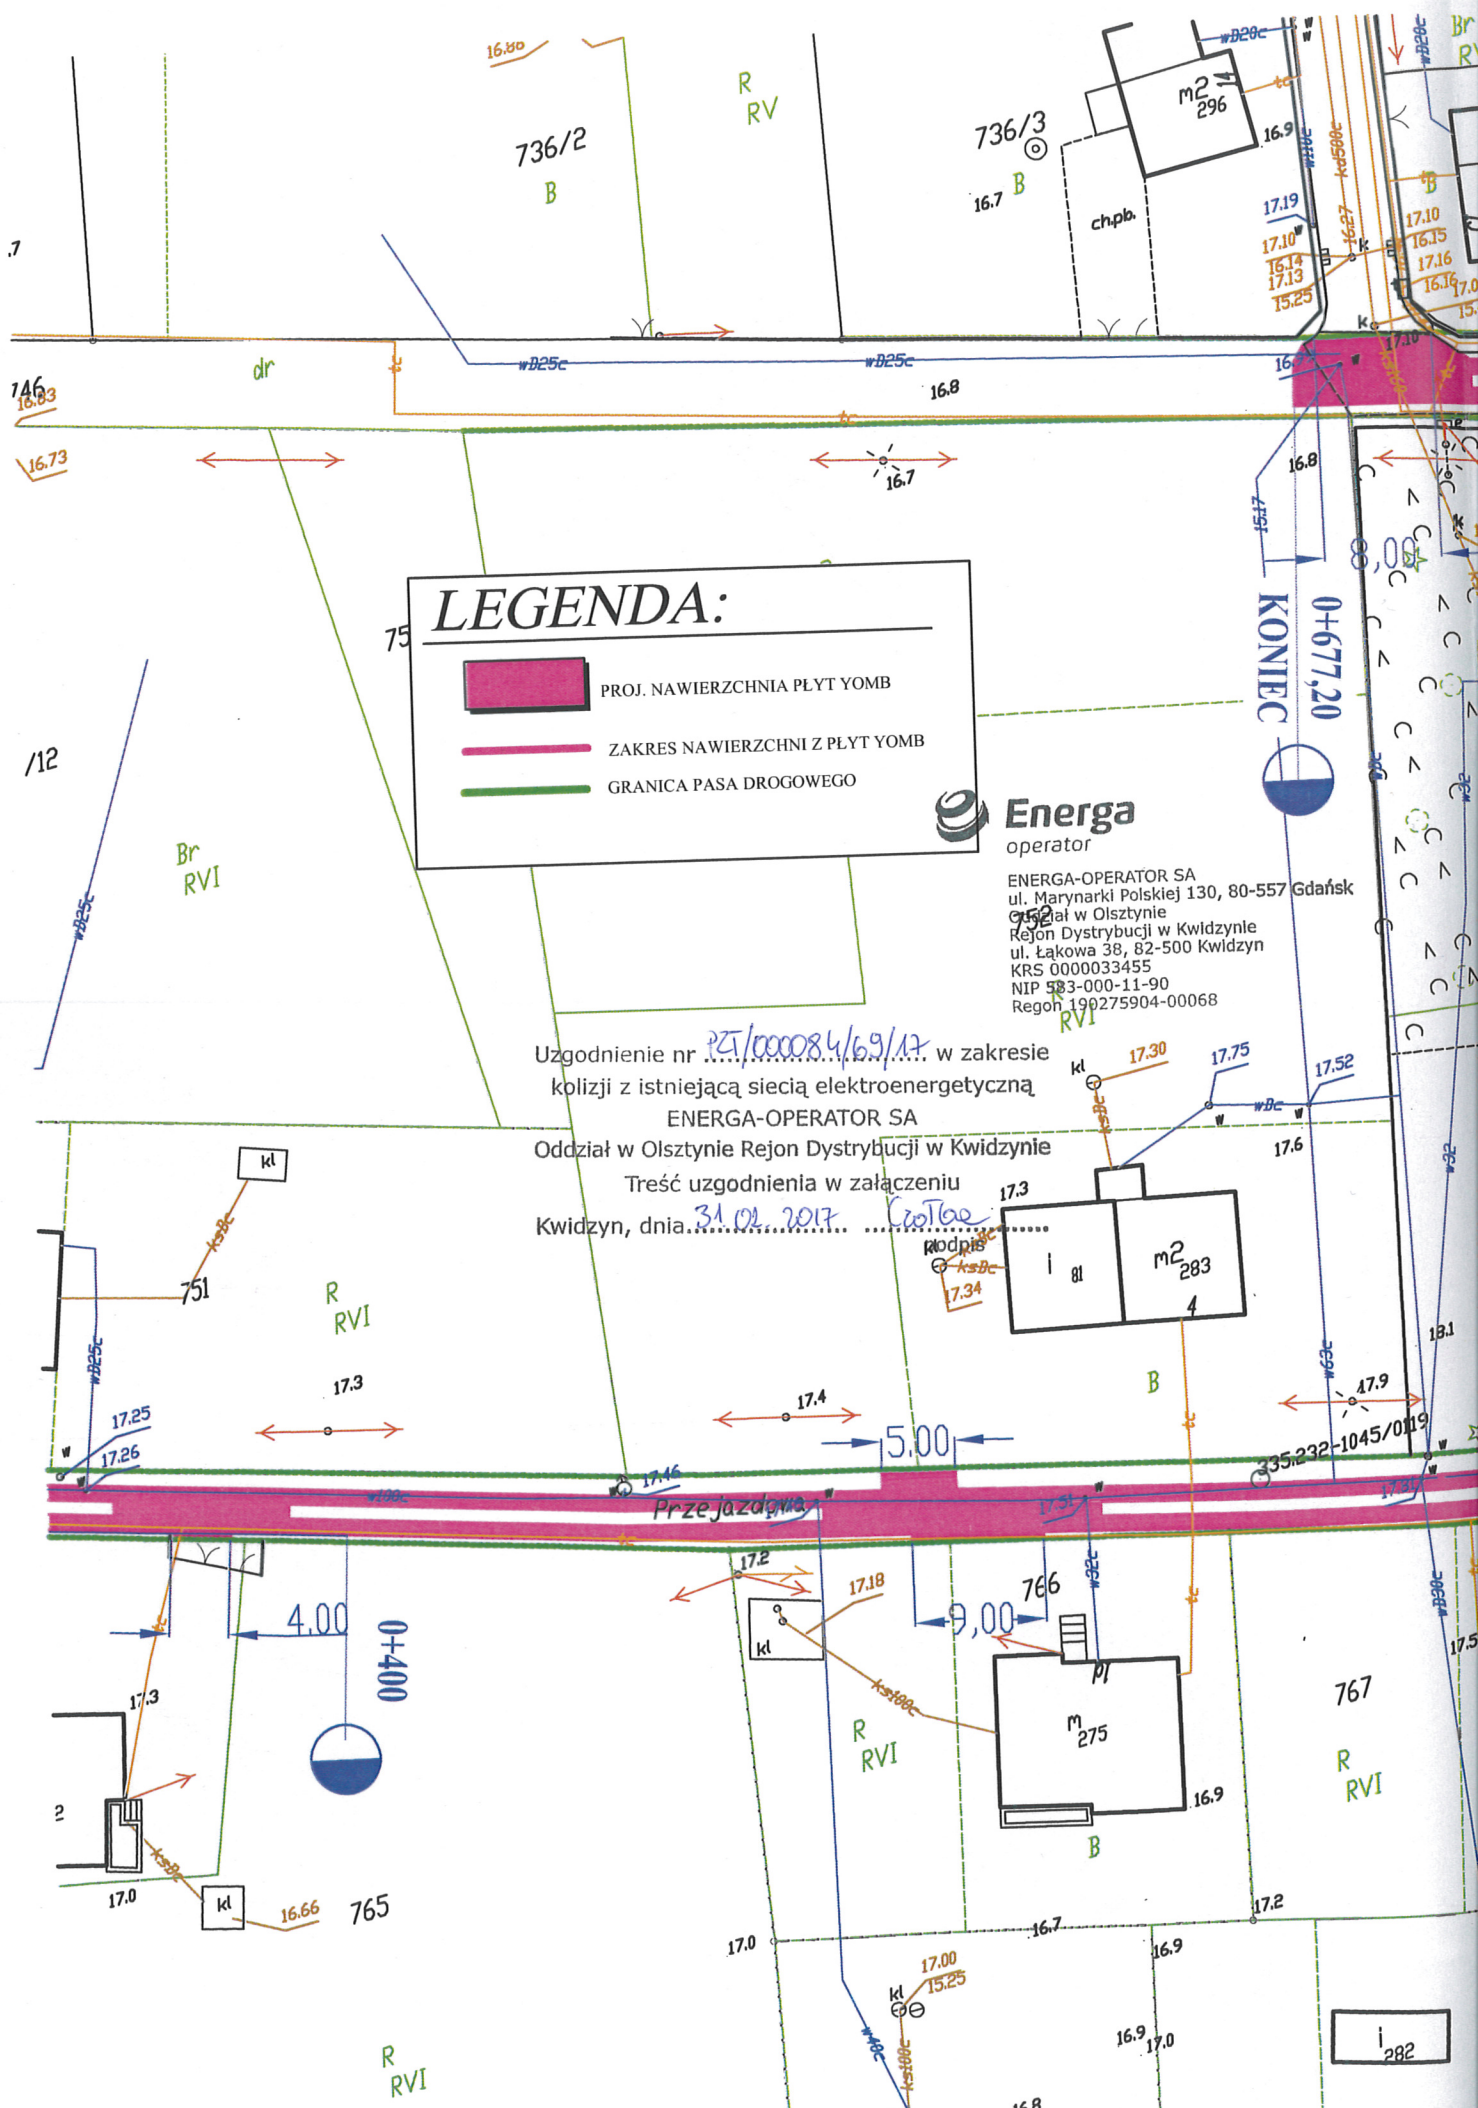Czolba



 


LEGENDA:


-  PROJ. NAWIERZCHNIA PŁYT YOMB
-  ZAKRES NAWIERZCHNI Z PŁYT YOMB
-  GRANICA PASA DROGOWEGO

Energa
operator

ENERGA-OPERATOR SA
ul. Marynarki Polskiej 130, 80-557 Gdańsk
952
Rejon Dystrybucji w Kwidzynie
ul. Łąkowa 38, 82-500 Kwidzyn
KRS 0000033455
NIP 583-000-11-90
Regon 190275904-00068

Uzgodnienie nr *PZ/000084/69/17* w zakresie kolizji z istniejącą siecią elektroenergetyczną ENERGA-OPERATOR SA Oddział w Olsztynie Rejon Dystrybucji w Kwidzynie Treść uzgodnienia w załączeniu Kwidzyn, dnia *31.02.2017* *Cwotae*

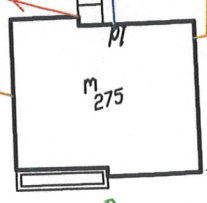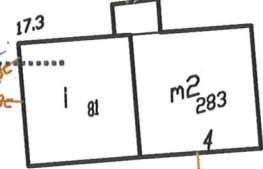

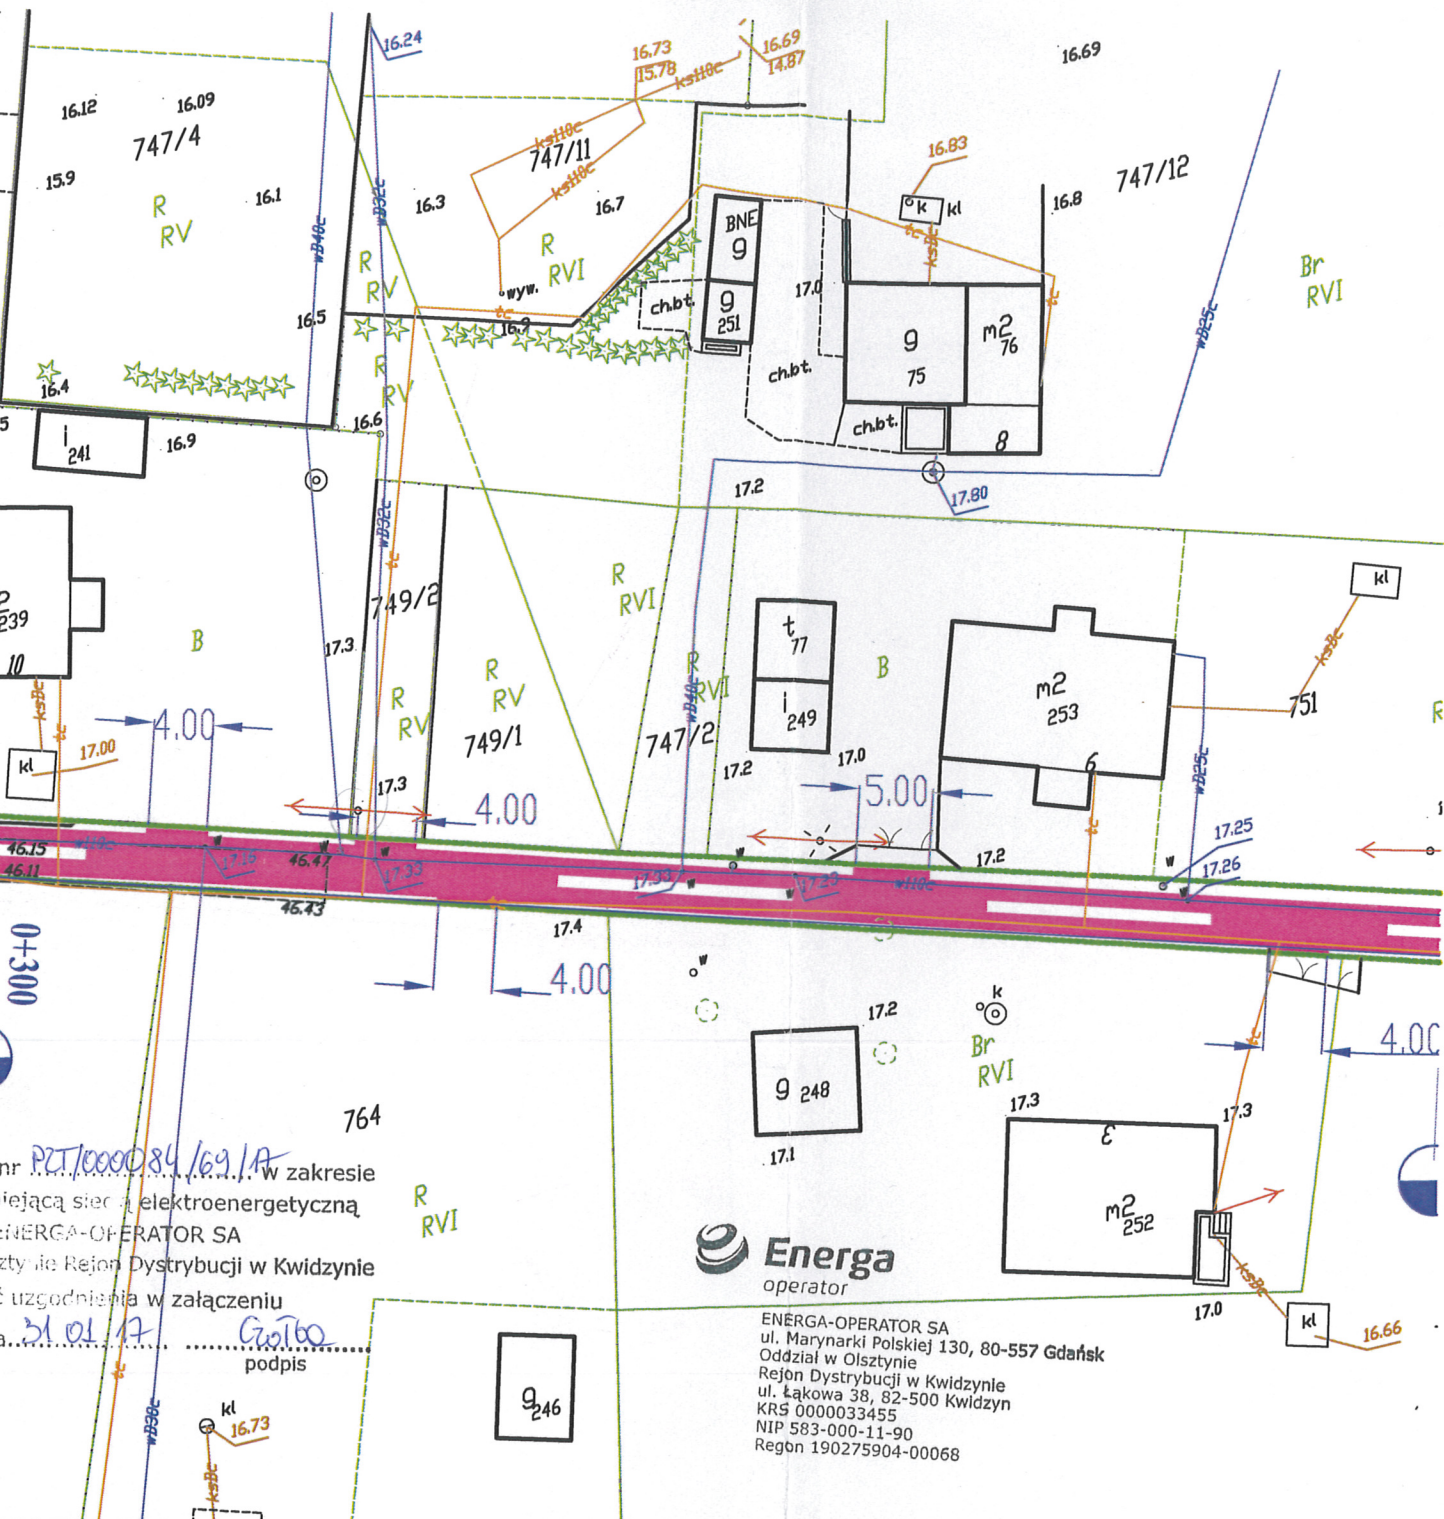

nr PZT/000084/69/A
 w zakresie
 jejąca sieć elektroenergetyczną
 ENERGA-OPERATOR SA
 z Rejonu Dystrybucji w Kwidzynie
 uzgodnienia w załączeniu
 31.01.17
 podpis




ENERGA-OPERATOR SA
 ul. Marynarki Polskiej 130, 80-557 Gdańsk
 Oddział w Olsztynie
 Rejon Dystrybucji w Kwidzynie
 ul. Łąkowa 38, 82-500 Kwidzyn
 KRS 0000033455
 NIP 583-000-11-90
 Regon 190275904-00068

LEGENDA:

- PROJ. NAWIERZCHNIA PŁYT YOMB
- ZAKRES NAWIERZCHNI Z PŁYT YOMB
- GRANICA PASA DROGOWEGO

Przedsiębiorstwo Projektowo-Uslugowe MARKUB ul. Kajki 4 ; 82-440 Dzierżoń				
Nazwa i adres obiektu	PRZEBUDOWA ULICY WIEJSKIEJ I PRZEJAZDOWEJ			Nr rys. 2
Tytuł	PLAN ZAGOSPODAROWANIA TERENU			
Projektował	Inż. Arkadiusz Goteblewski 388/Gd/2002	Podpis 	Data STYCZEŃ 2017	Skala 1:500
Opracował	mgr Inż. Tomasz Hrynklewicz			

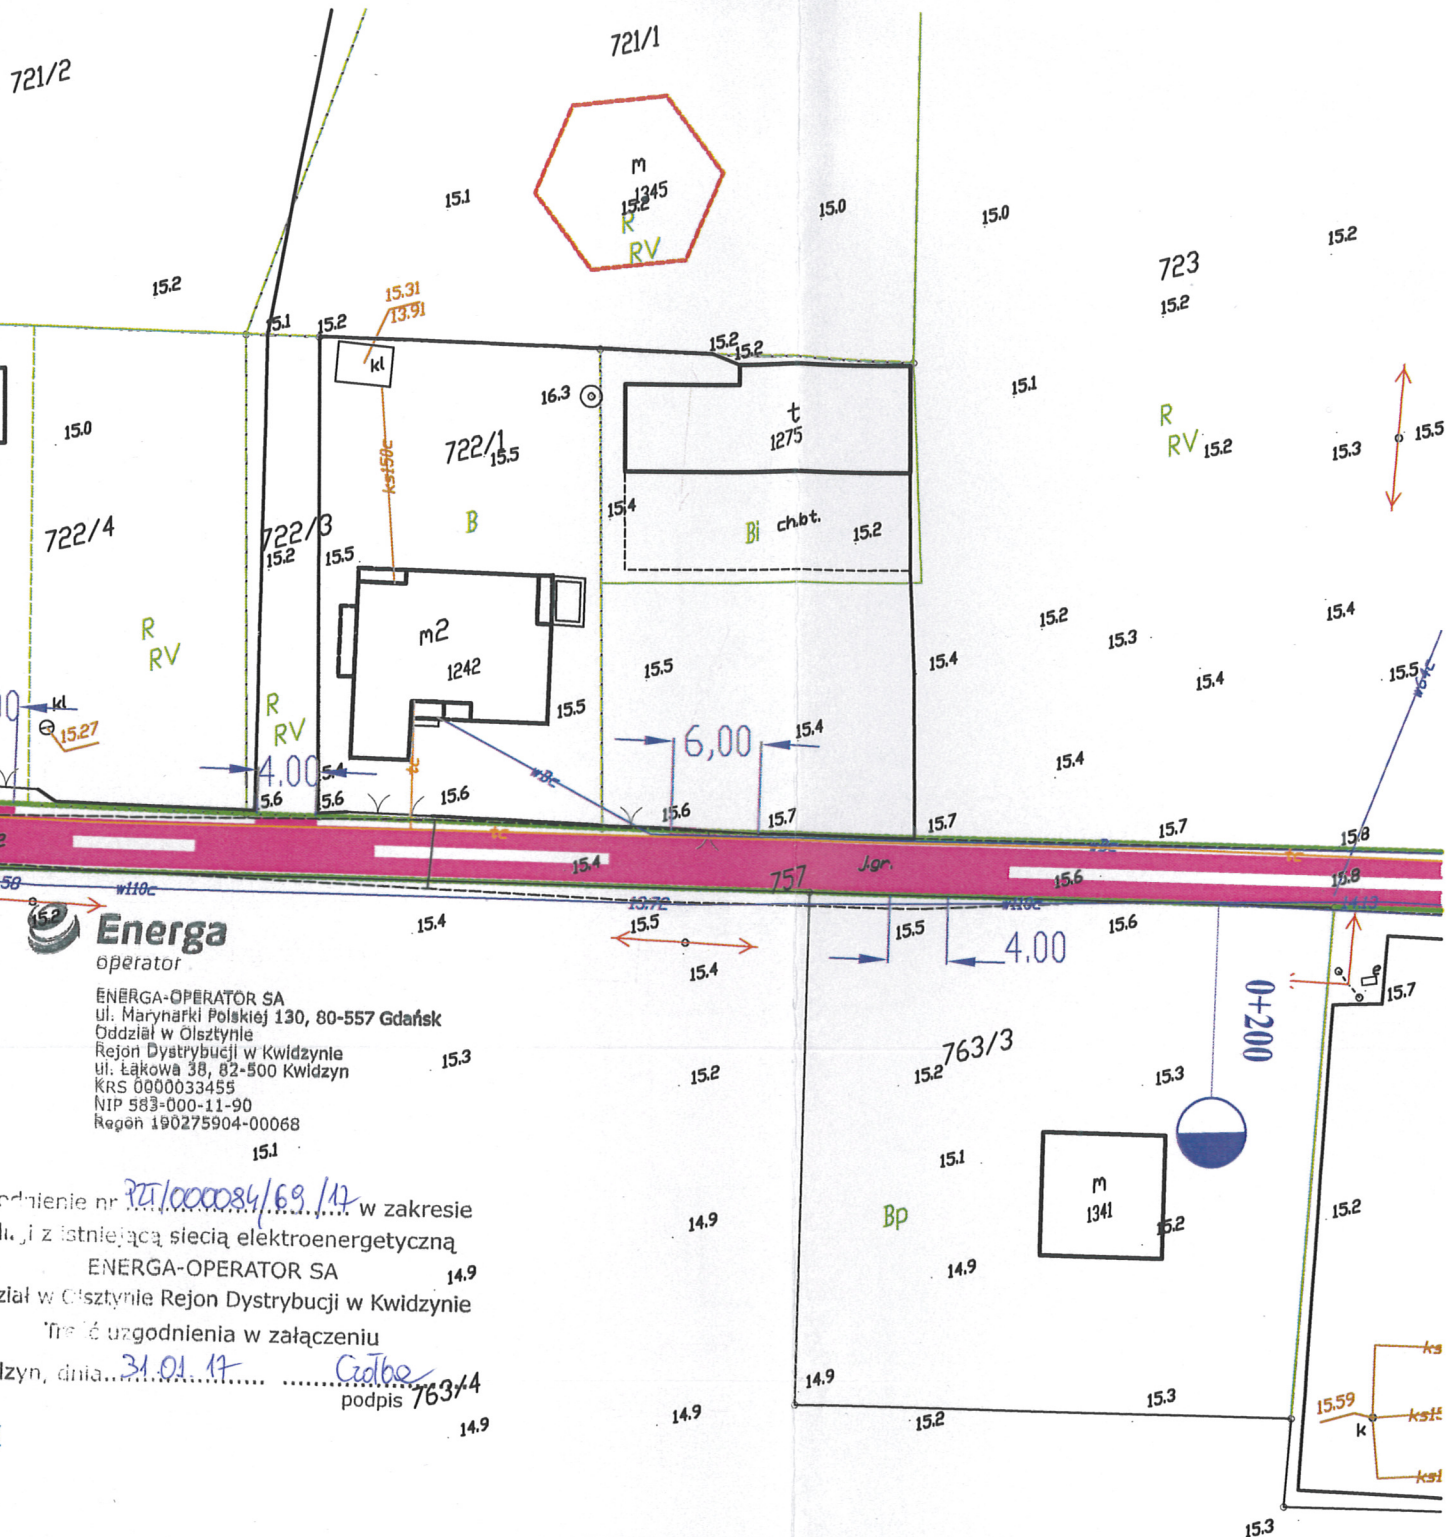

Energa
operator


ENERGA-OPERATOR SA
ul. Marynarki Polskiej 130, 80-557 Gdańsk
Oddział w Olsztynie
Rejon Dystrybucji w Kwidzynie
ul. Łąkowa 38, 82-500 Kwidzyn
KRS 0000033455
NIP 583-000-11-90
Regon 190275904-00068

godnienie nr PT/000084/69/14 w zakresie
... z istniejącą siecią elektroenergetyczną
ENERGA-OPERATOR SA
dział w Olsztynie Rejon Dystrybucji w Kwidzynie
... uzgodnienia w załączeniu
Kwidzyn, dnia 31.01.17 ...
podpis Ciabe

LEGENDA:

	PROJ. NAWIERZCHNIA PŁYT YOMB
	ZAKRES NAWIERZCHNI Z PŁYT YOMB
	GRANICA PASA DROGOWEGO

Przedsiębiorstwo Projektowo-Uslugowe MARKUB ul. Kajki 4 ; 82-440 Dzierżoń				
Nazwa i adres obiektu	PRZEBUDOWA ULICY WIEJSKIEJ I PRZEJAZDOWEJ			Nr rys. 3
Tytuł	PLAN ZAGOSPODAROWANIA TERENU			
Projektował	inż. Arkadiusz Goteblewski 388/Gd/2002	Podpis 	Data STYCZEŃ 2017	Skala 1:500
Opracował	mgr inż. Tomasz Hrynkiwicz			

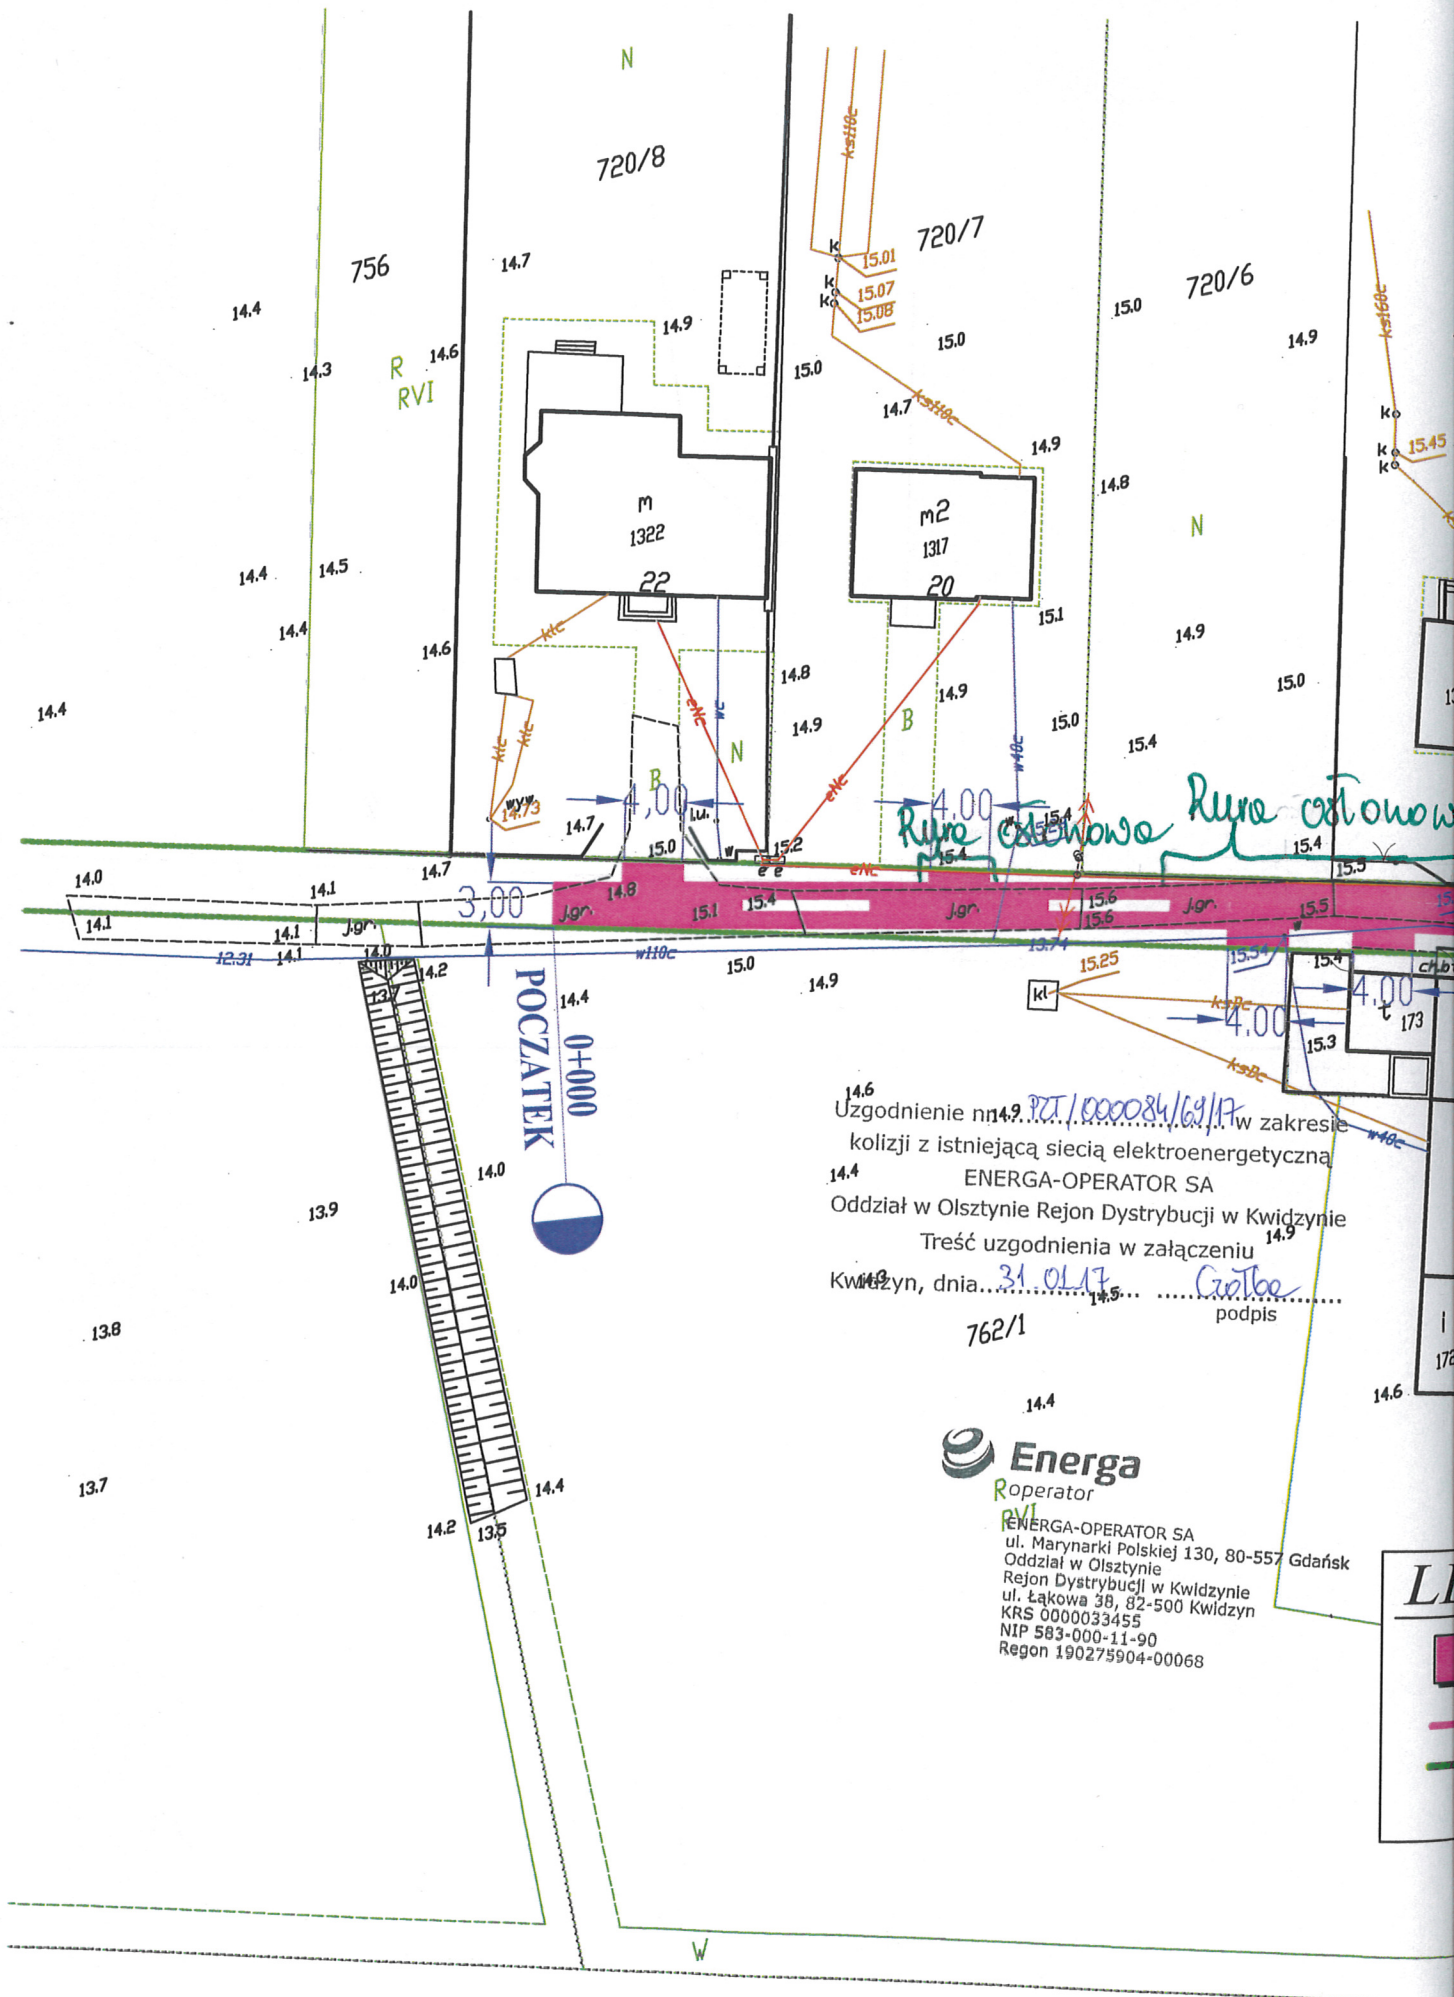

Uzgodnienie nr 14.9. 762/1.000084/69/17 w zakresie kolizji z istniejącą siecią elektroenergetyczną
 ENERGA-OPERATOR SA
 Oddział w Olsztynie Rejon Dystrybucji w Kwidzynie
 Treść uzgodnienia w załączeniu
 Kwidzyn, dnia 31.01.17. Ciołko
 762/1 podpis

Energa
 Operator
 ENERGA-OPERATOR SA
 ul. Marynarki Polskiej 130, 80-557 Gdańsk
 Oddział w Olsztynie
 Rejon Dystrybucji w Kwidzynie
 ul. Łąkowa 3B, 82-500 Kwidzyn
 KRS 000033455
 NIP 583-000-11-90
 Regon 190275904-00068