


# PROJEKT SIECI KANALIZACJI DESZCZOWEJ Z PRZYKANALIKAMI DZ.NR - 281, 245, 1054, 1094/5, 1070, 1066 RYJEWÓ , POW. KWIDZYN SKALA 1:500

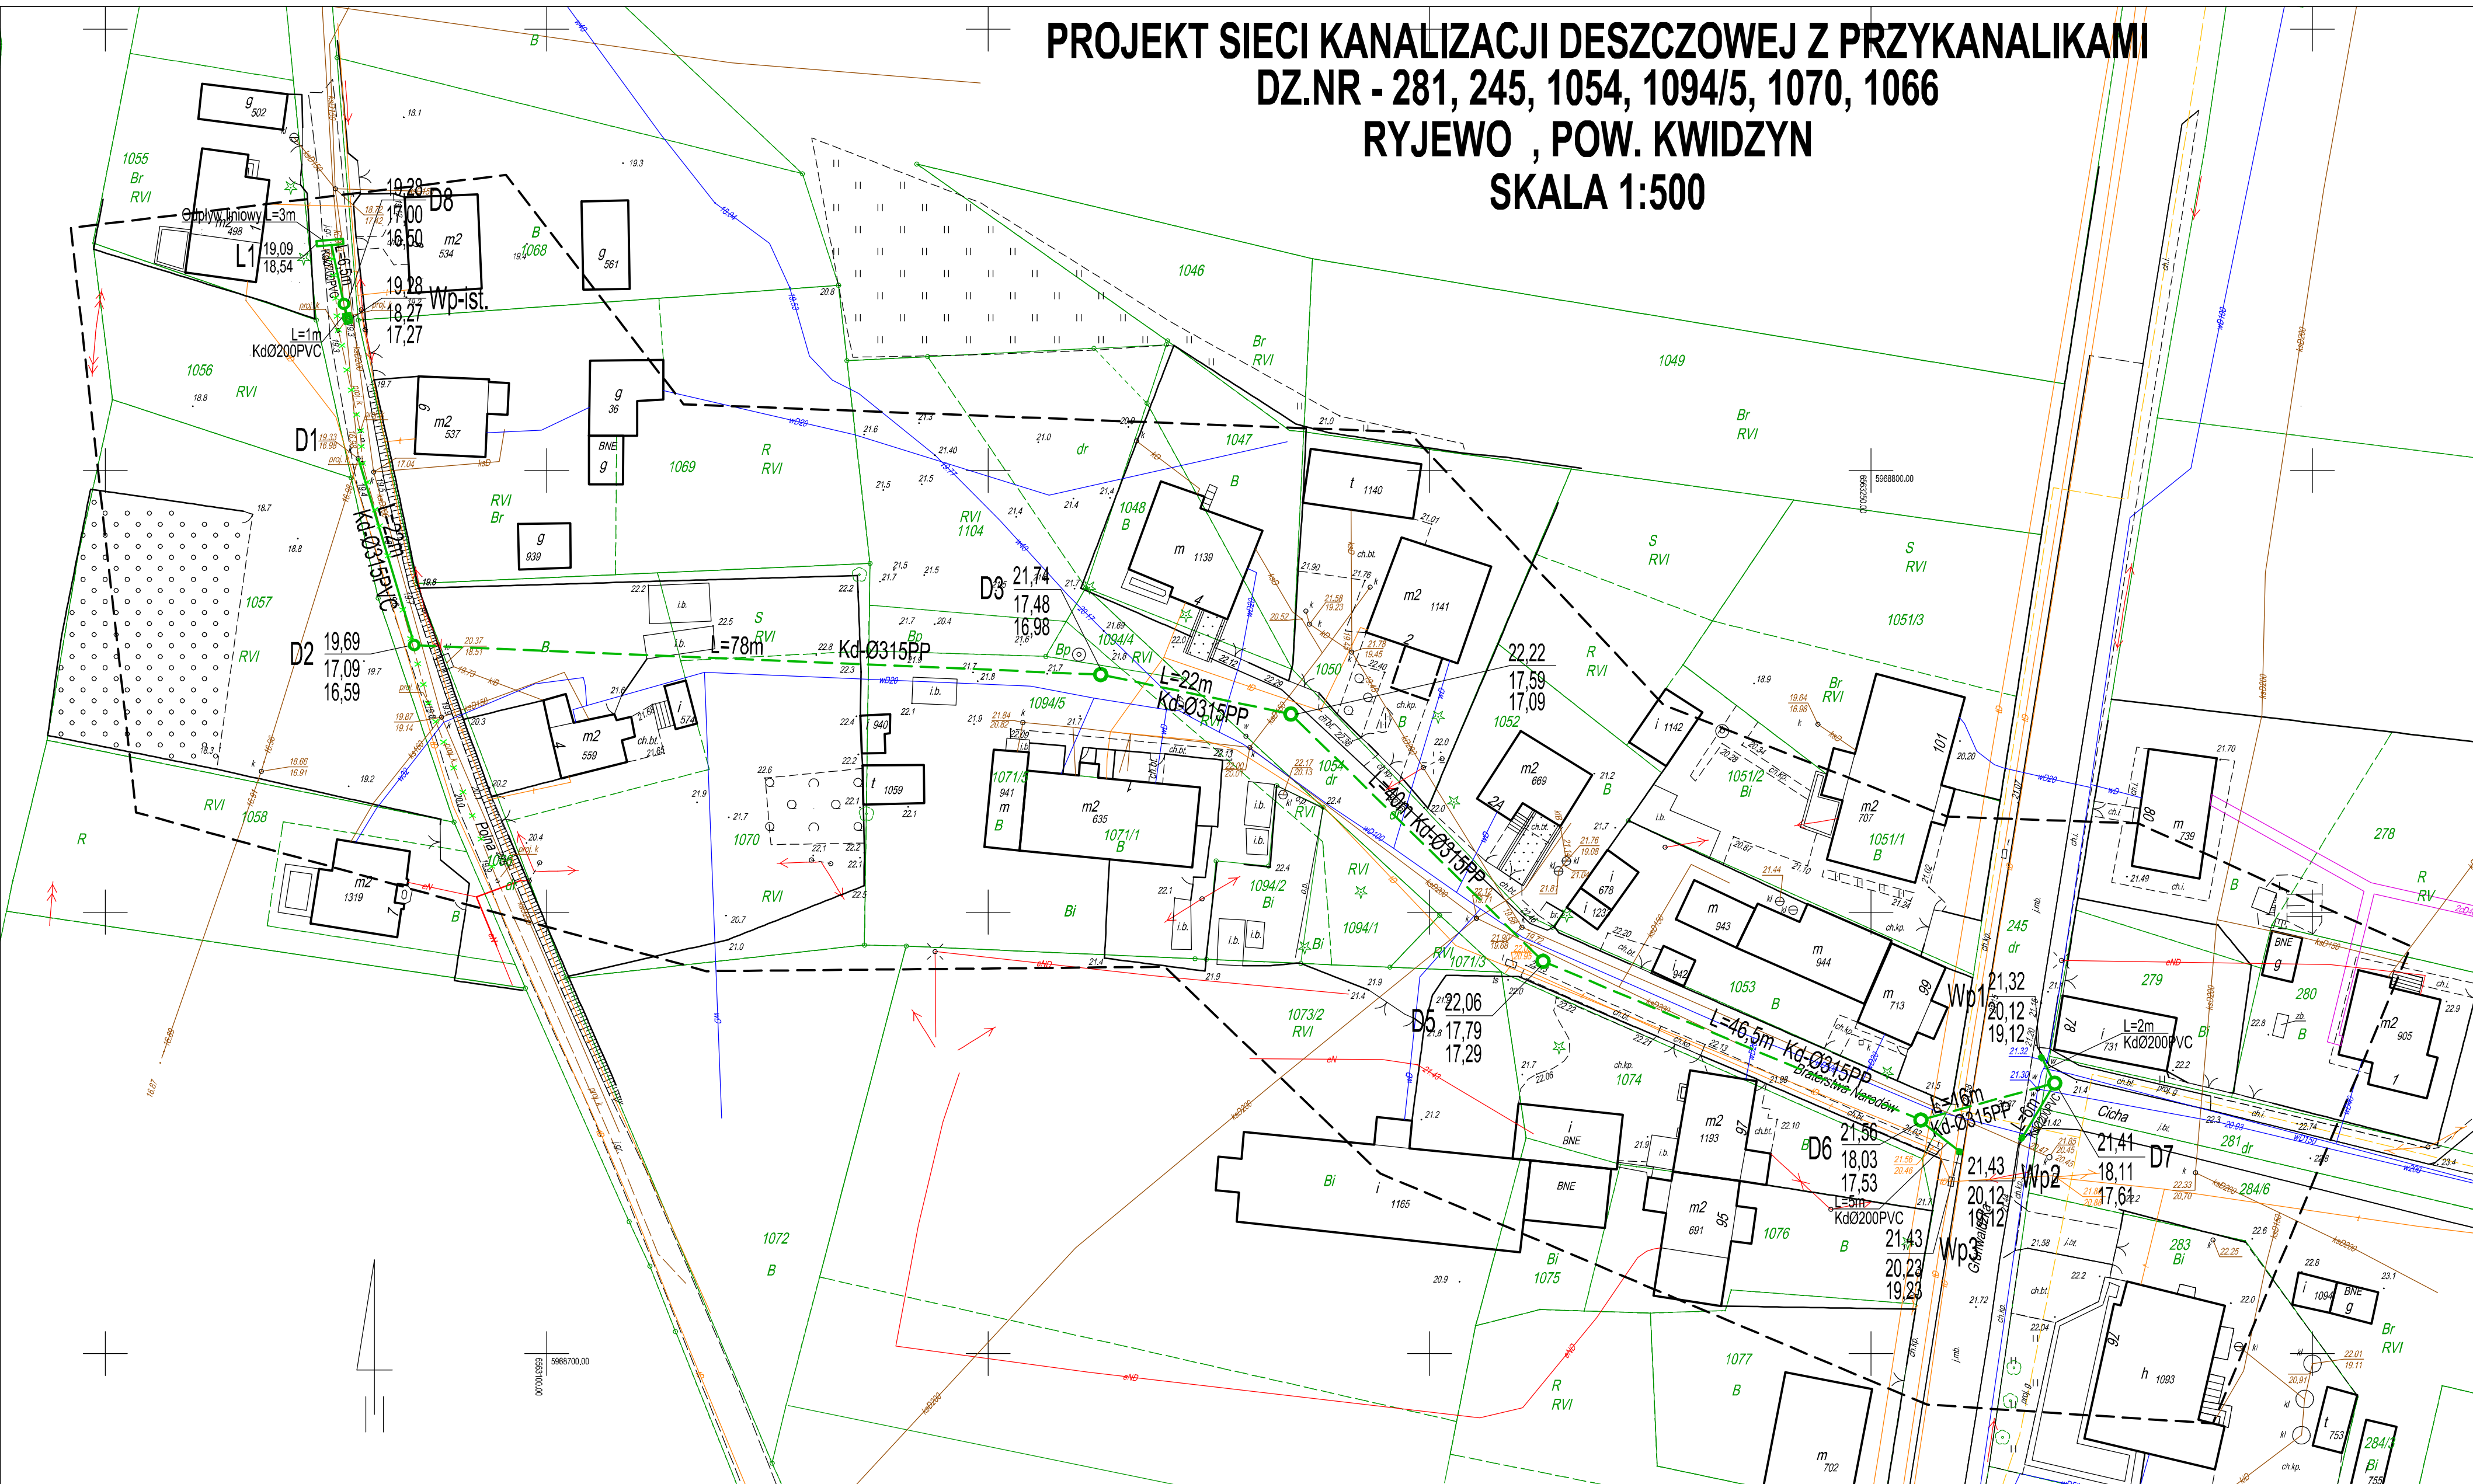

- LEGENDA:**  
**URZĄDZENIA PROJEKTOWANE - PROJEKT ZAMIENNY**
- Sieć kanalizacji deszczowej układana w otwartym wykopie
  - - - Sieć kanalizacji deszczowej układana metodą bezwykopową
  - Wpusty deszczowe
  - Odwodnienie liniowe
  - x Sieć kanalizacji deszczowej - wcześniej zaprojektowana do likwidacji

- URZĄDZENIA ISTNIEJĄCE**
- wD sieć wodociągowa
  - ks sieć kanalizacji sanitarnej
  - kd sieć kanalizacji deszczowej
  - g sieć gazowa - projektowana
  - c.o. sieć ciepłownicza
  - e sieć elektroenergetyczna
  - t sieć telekomunikacyjna

Mapa elektroniczna zgodna z mapą do celów projektowych wpisaną do zasobów ośrodka geodezyjnego dnia .....2019r. pod numerem P.2214.....

Woj.: pomorskie  
Powiat: kwidziński  
Gmina: Ryjewo [220705\_2]  
Obręb: Ryjewo [220705\_2.0010]  
Objekt: dz. 245, 281, 284/6, 1054, 1066, 1071, 1094/5

**MAPA DO CELÓW PROJEKTOWYCH**  
Skala 1:500

1.Osnowa: pozioma - "2000/6", pionowa - Kronstadt 86  
2.Mapa aktualna na dzień: 25.03.2019 r.  
3.Zakres opracowania: oznaczono linią -  
4.Nie wyklucza się istnienia w terenie innych nie wykazanych na niniejszej mapie urządzeń podziemnych, które nie były zgłoszone do inwentaryzacji lub o których brak jest informacji w instytucjach branżowych.

Mapę wykonano na podstawie mapy zasadniczej udostępnionej przez PODGIK w Kwidzynie, uzupełnionej wynikami pomiaru z dn. 25.03.2019 r.  
**Uwaga:**  
Stanu prawnego granic nie ustalano.  
Służebności gruntowych nie badano.  
Sekcje 6.209.28.10.1.2/1.4/2.1/2.3  
Id 6640.352.2019

**USŁUGI GEODEZYJNE**  
Marek Rybakowski  
82-200 Malbork Al. Wojska Polskiego 90A/B  
tel.-fax 55-272-01-98  
tel.kom. 603-69-13-02  
Kierownik roboty : 30.05.2019

Zestawienie arkuszy

**BIURO PROJEKTOWO-INWESTYCYJNE**

82-200 MALBORK Al. Wojska Polskiego 90A/B tel. (55) 272-70-81 e-mail: biuro@hydroterm.strefa.pl NIP579-113-23-72

ZADANIE: PROJEKT BUDOWLANY		Branża: SANITARNA		Data: Maj 2019r.
PROJEKT SIECI KANALIZACJI DESZCZOWEJ Z PRZYKANALIKAMI		Projektant: mgr inż. Adam Papaj 153915190	Skala 1:500	
LOKALIZACJA: RYJEWÓ , POW. KWIDZYN DZ.NR - 281, 245, 1054, 1094/5, 1070, 1066 obr. 0010 Ryjewo		Assystent: K. Zelman inż. K. Siwińska		Rys. 1
TYTUŁ RYS. PLAN ZAGOSPODAROWANIA TERENU		Sprawdzający: mgr inż. Jacek Popławski POMI0135IPO05I04		Nr zlecenia 9012