


Przedsiębiorstwo Projektowo-Uslugowe MARKUB ul. Kajki 4 ; 82-440 Dzierzgon		Nr rys. 1	
Nazwa i adres obiektu PRZEBUDOWA ULICY WIADUKTOWEJ W M.C. RYJEWO		Tytuł PLAN ZAGOSPODAROWANIA TERENU	
Projektował Inż. Arkadiusz Gotbiewski 388/Gd/2002	Dopracował mgr Inż. Tomasz Hrynkiewicz	Data GRUDZIEŃ 2017	Skala 1:500
Podpis		[Signature]	



Przedsiębiorstwo Projektowo-Usługowe MARKUB
ul. Kajki 4 ; 82-440 Dzierżgón

Nazwa i adres obiektu	PRZEBUDOWA ULICY OKRĘŻNEJ W MŚC. RYJEWU	Nr rys.	1
Tytuł	PLAN ZAGOSPODAROWANIA TERENU	Podpis	
Projektował	inż. Arkadiusz Goteblewski 388/Gd/2002	Data	GRUDZIEŃ 2017
Opracował	mgr inż. Tomasz Hrynkiwicz	Skala	1:500

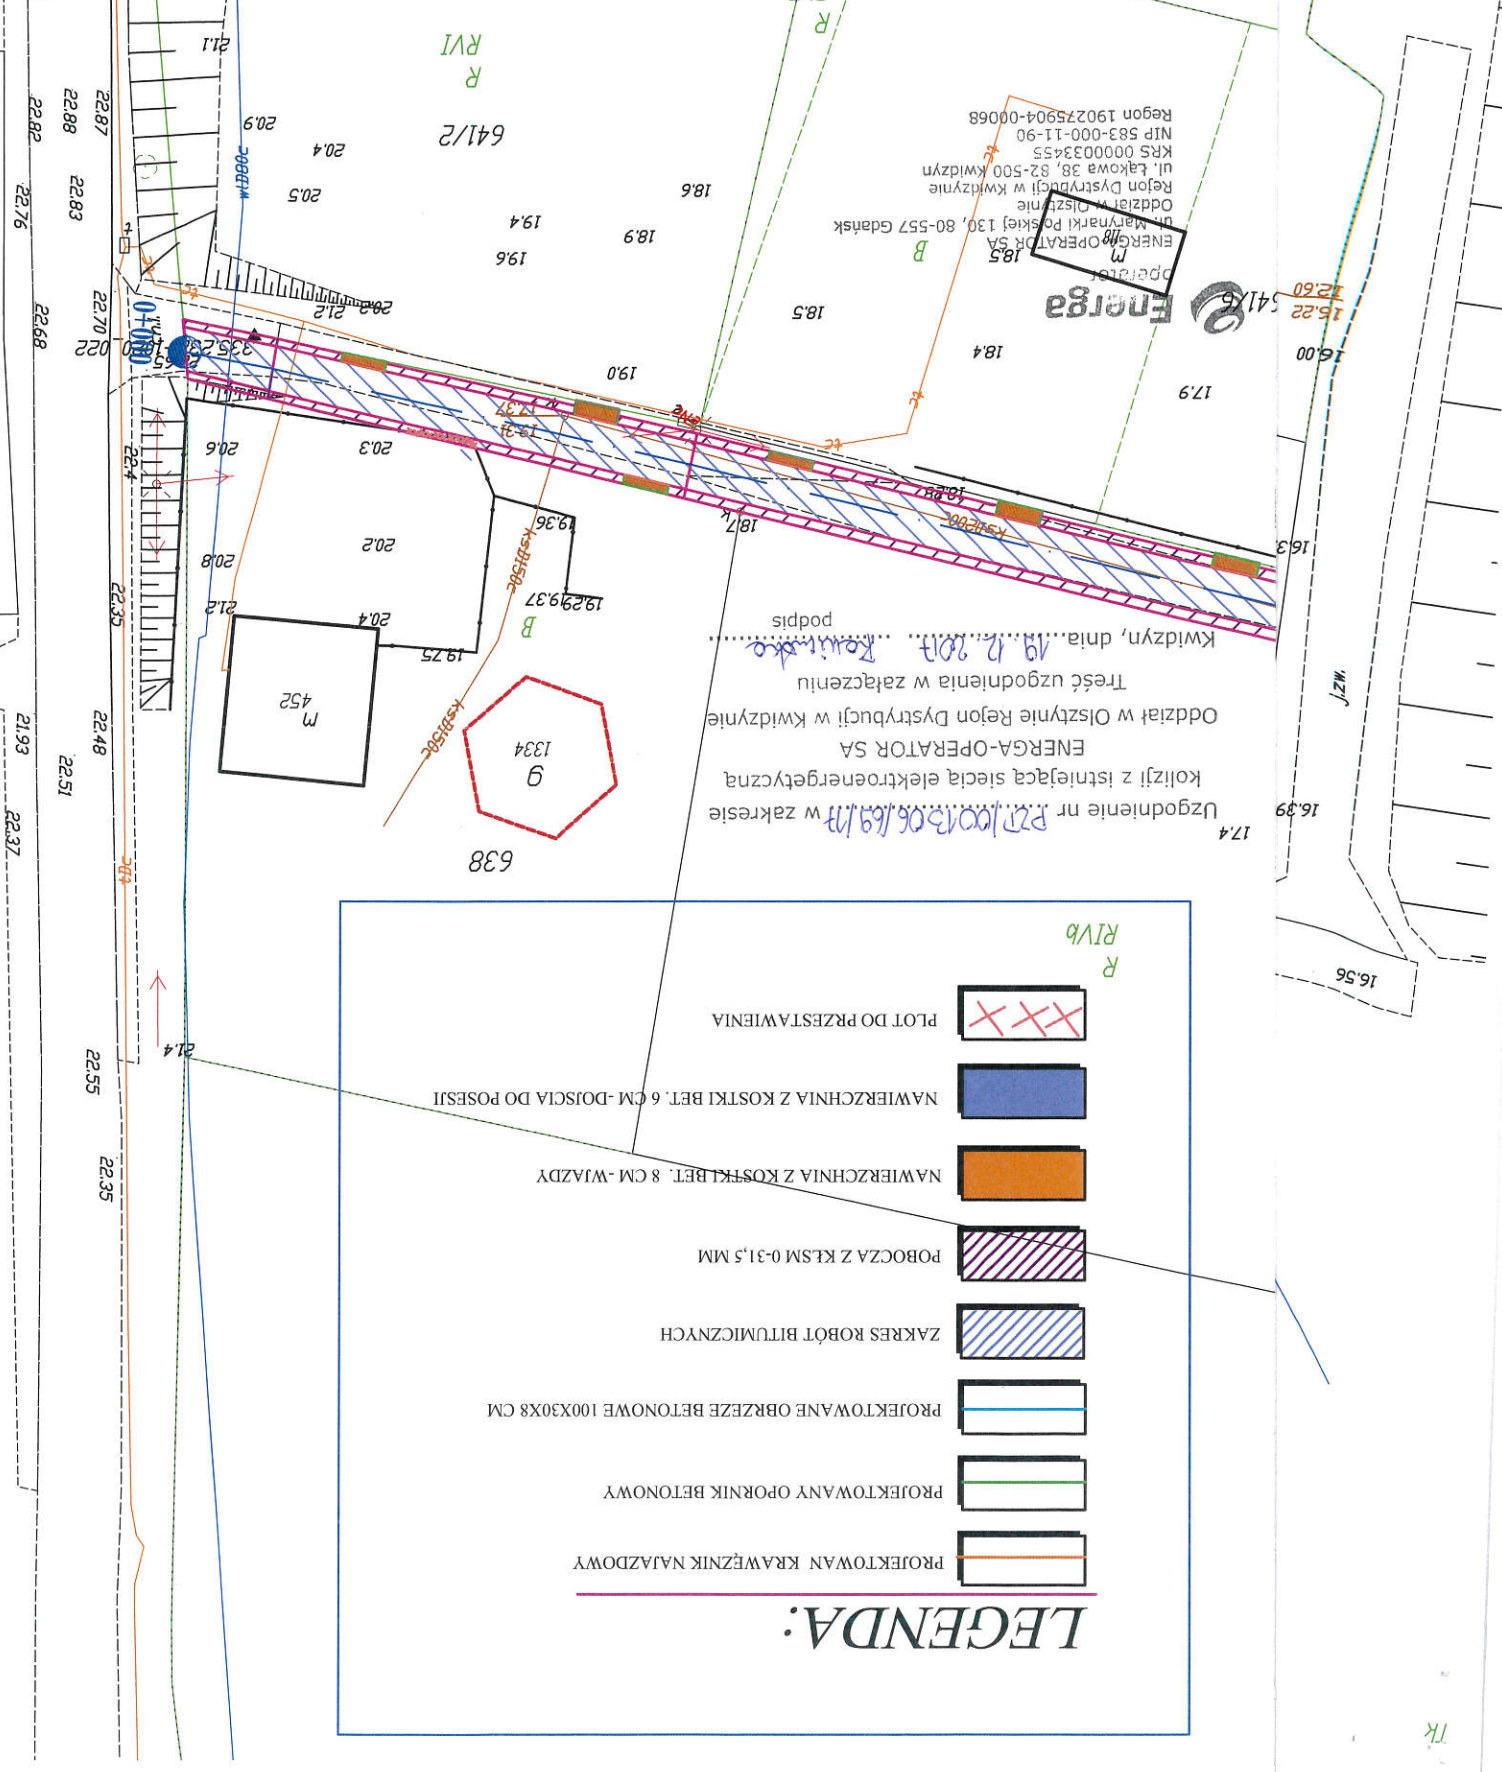


ENERGA-OPERATOR SA
ul. Marynarki Polskiej 180, 80-537 Gdańsk
Oddział w Olsztynie
Rejon Dystrybucji w Kwidzynie
ul. Łąkowa 38, 82-500 Kwidzyn
KRS 0000033455
NIP 583-000-11-90
Regon 190275904-00068


Uzgodnienie nr PZP.100.13.06/69/17 w zakresie
kolizji z istniejącą siecią elektroenergetyczną
ENERGA-OPERATOR SA
Oddział w Olsztynie Rejon Dystrybucji w Kwidzynie
Treść uzgodnienia w załączeniu
Kwidzyn, dnia 19.12.2017 Koniusko
podpis

LEGENDA:

- PROJEKTOWAN KRAWĘŻNIK NAJAZDOWY 19.7
- PROJEKTOWANY OPORNIK BETONOWY
- PROJEKTOWANE OBRZEŻE BETONOWE 100X30X8 CM
- ZAKRES ROBÓT BITUMICZNYCH
- POBOCZA Z KLSM 0-31,5 MM
- NAWIERZCHNIA Z KOSTKI BET. 8 CM - WIAZDY
- NAWIERZCHNIA Z KOSTKI BET. 6 CM - DOJŚCIA DO POSESII
- PLOT DO PRZESTA WIENIA

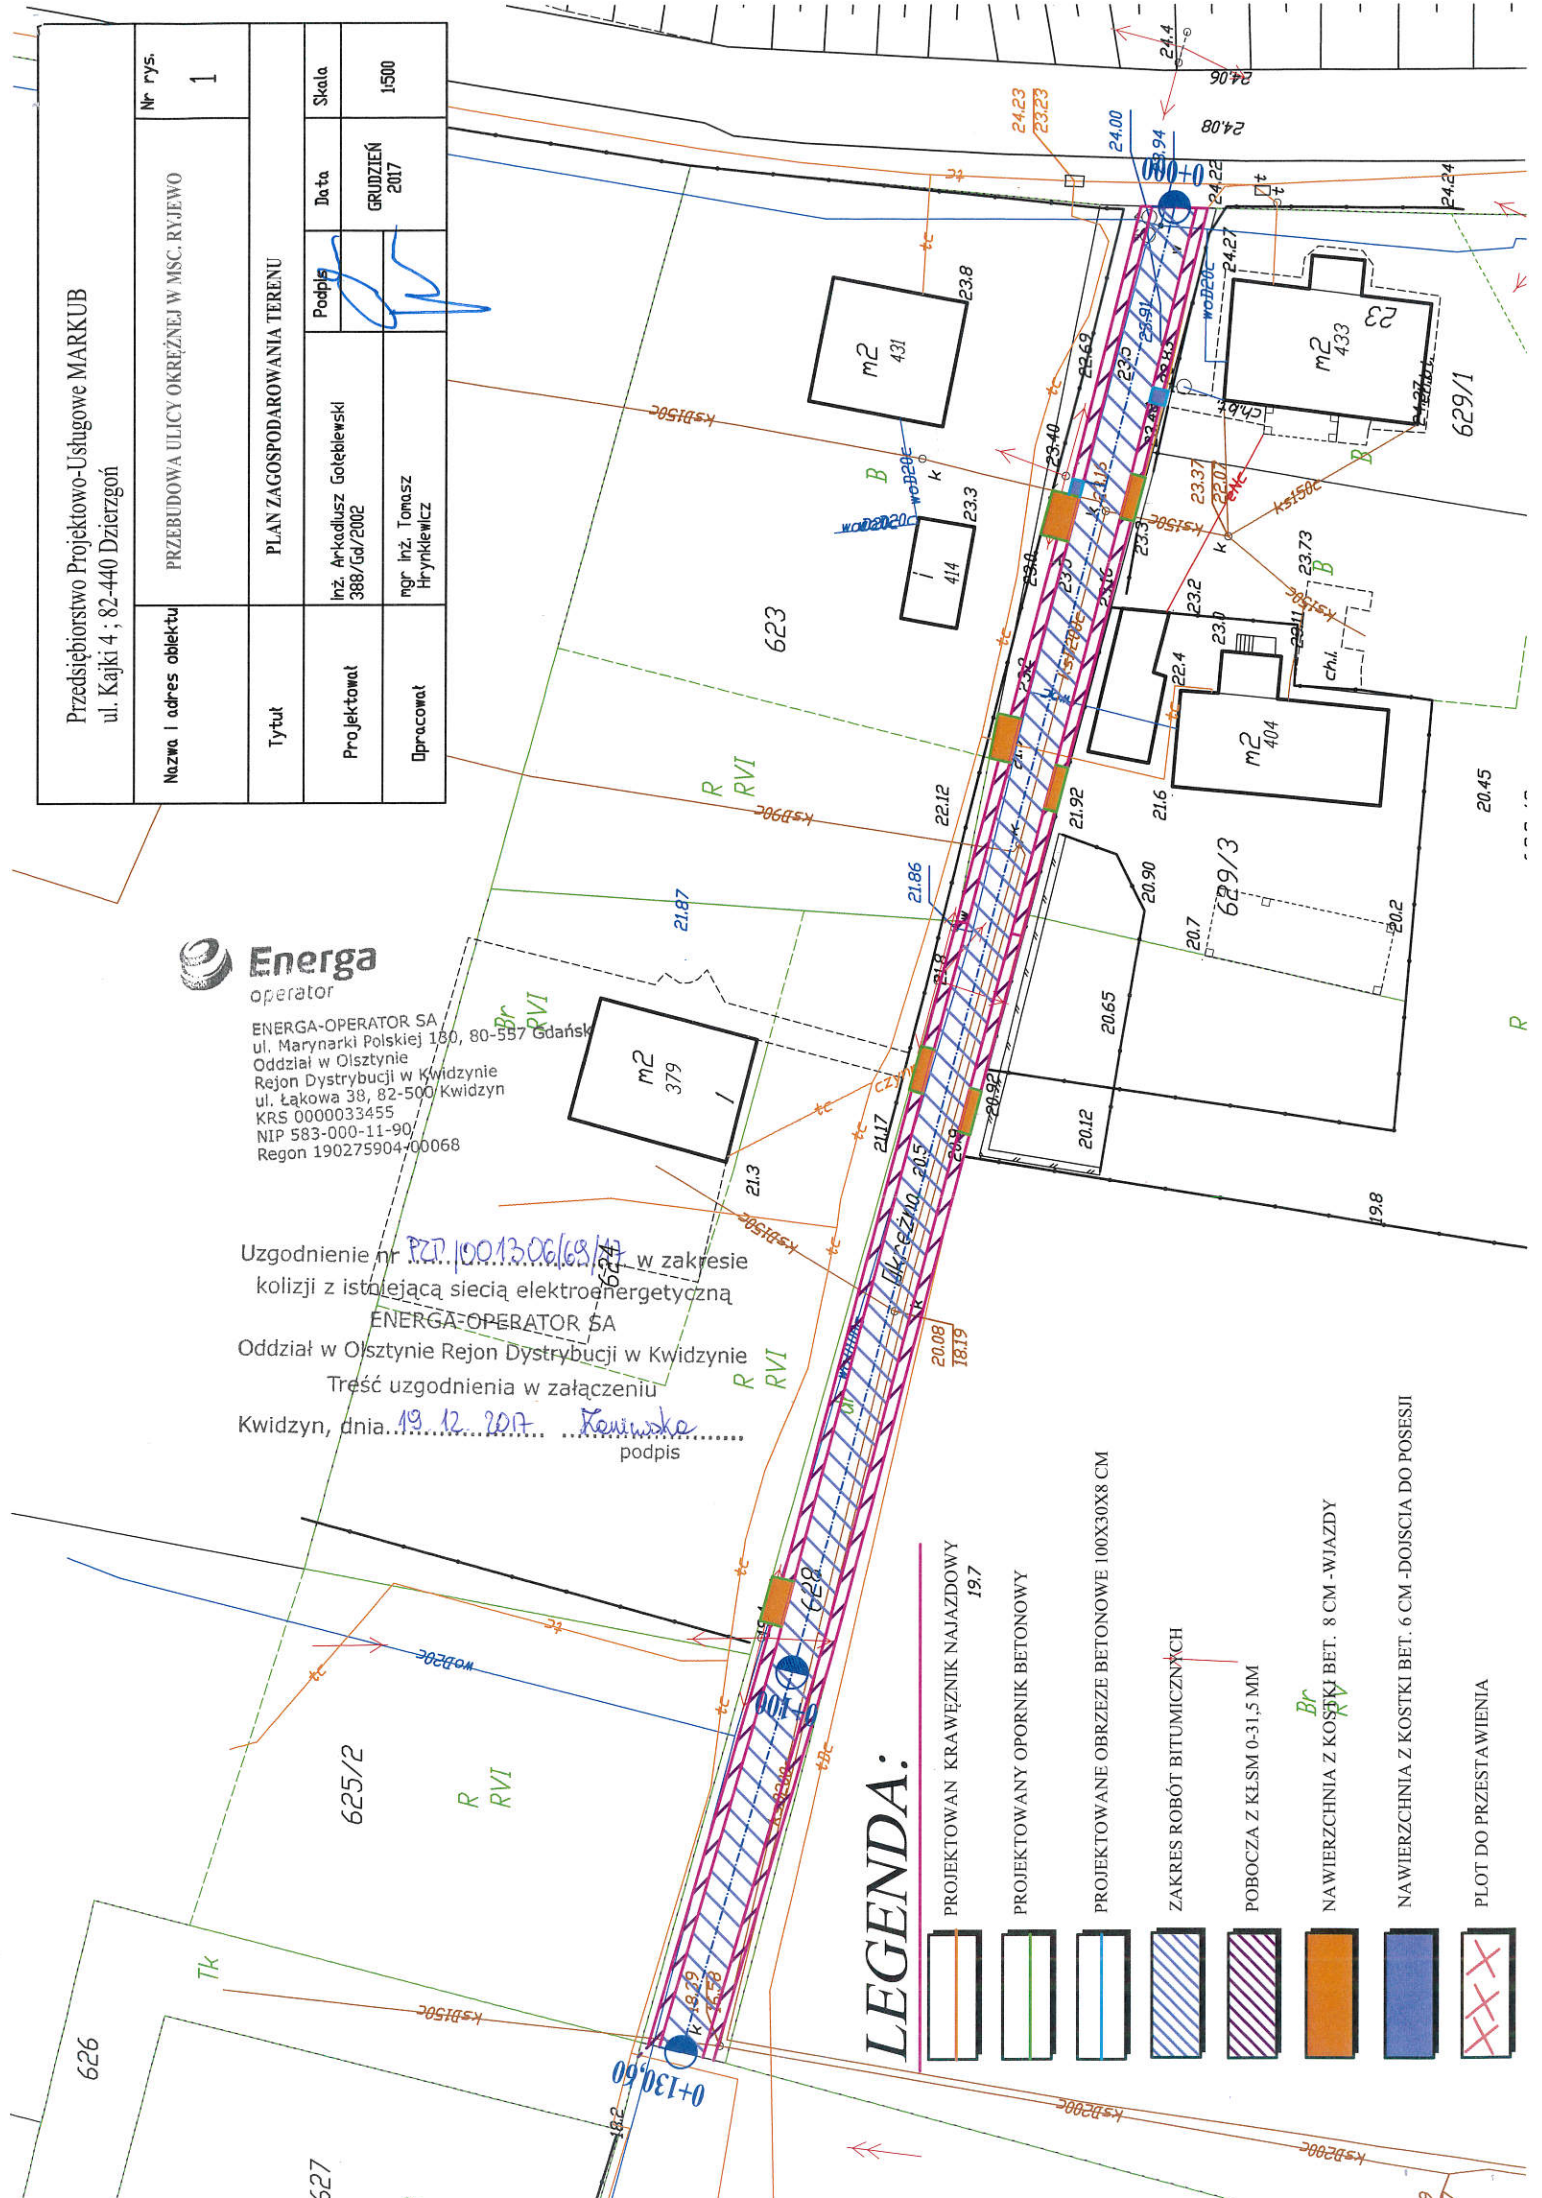

Przedsiębiorstwo Projektowo-Usługowe MARKUB ul. Kajki 4 ; 82-440 Dzierżon		Nr rys. 1	
Nazwa i adres obiektu		Tytuł	
PLAN ZAGOSPODAROWANIA TERENU		1	
Projektował Inż. Arkadiusz Golebski 388/Gd/2002		Data Skala	
Dopracował mgr inż. Tomasz Hryniewicz		GRUDZIEŃ 2017	
1:500		Podpis	

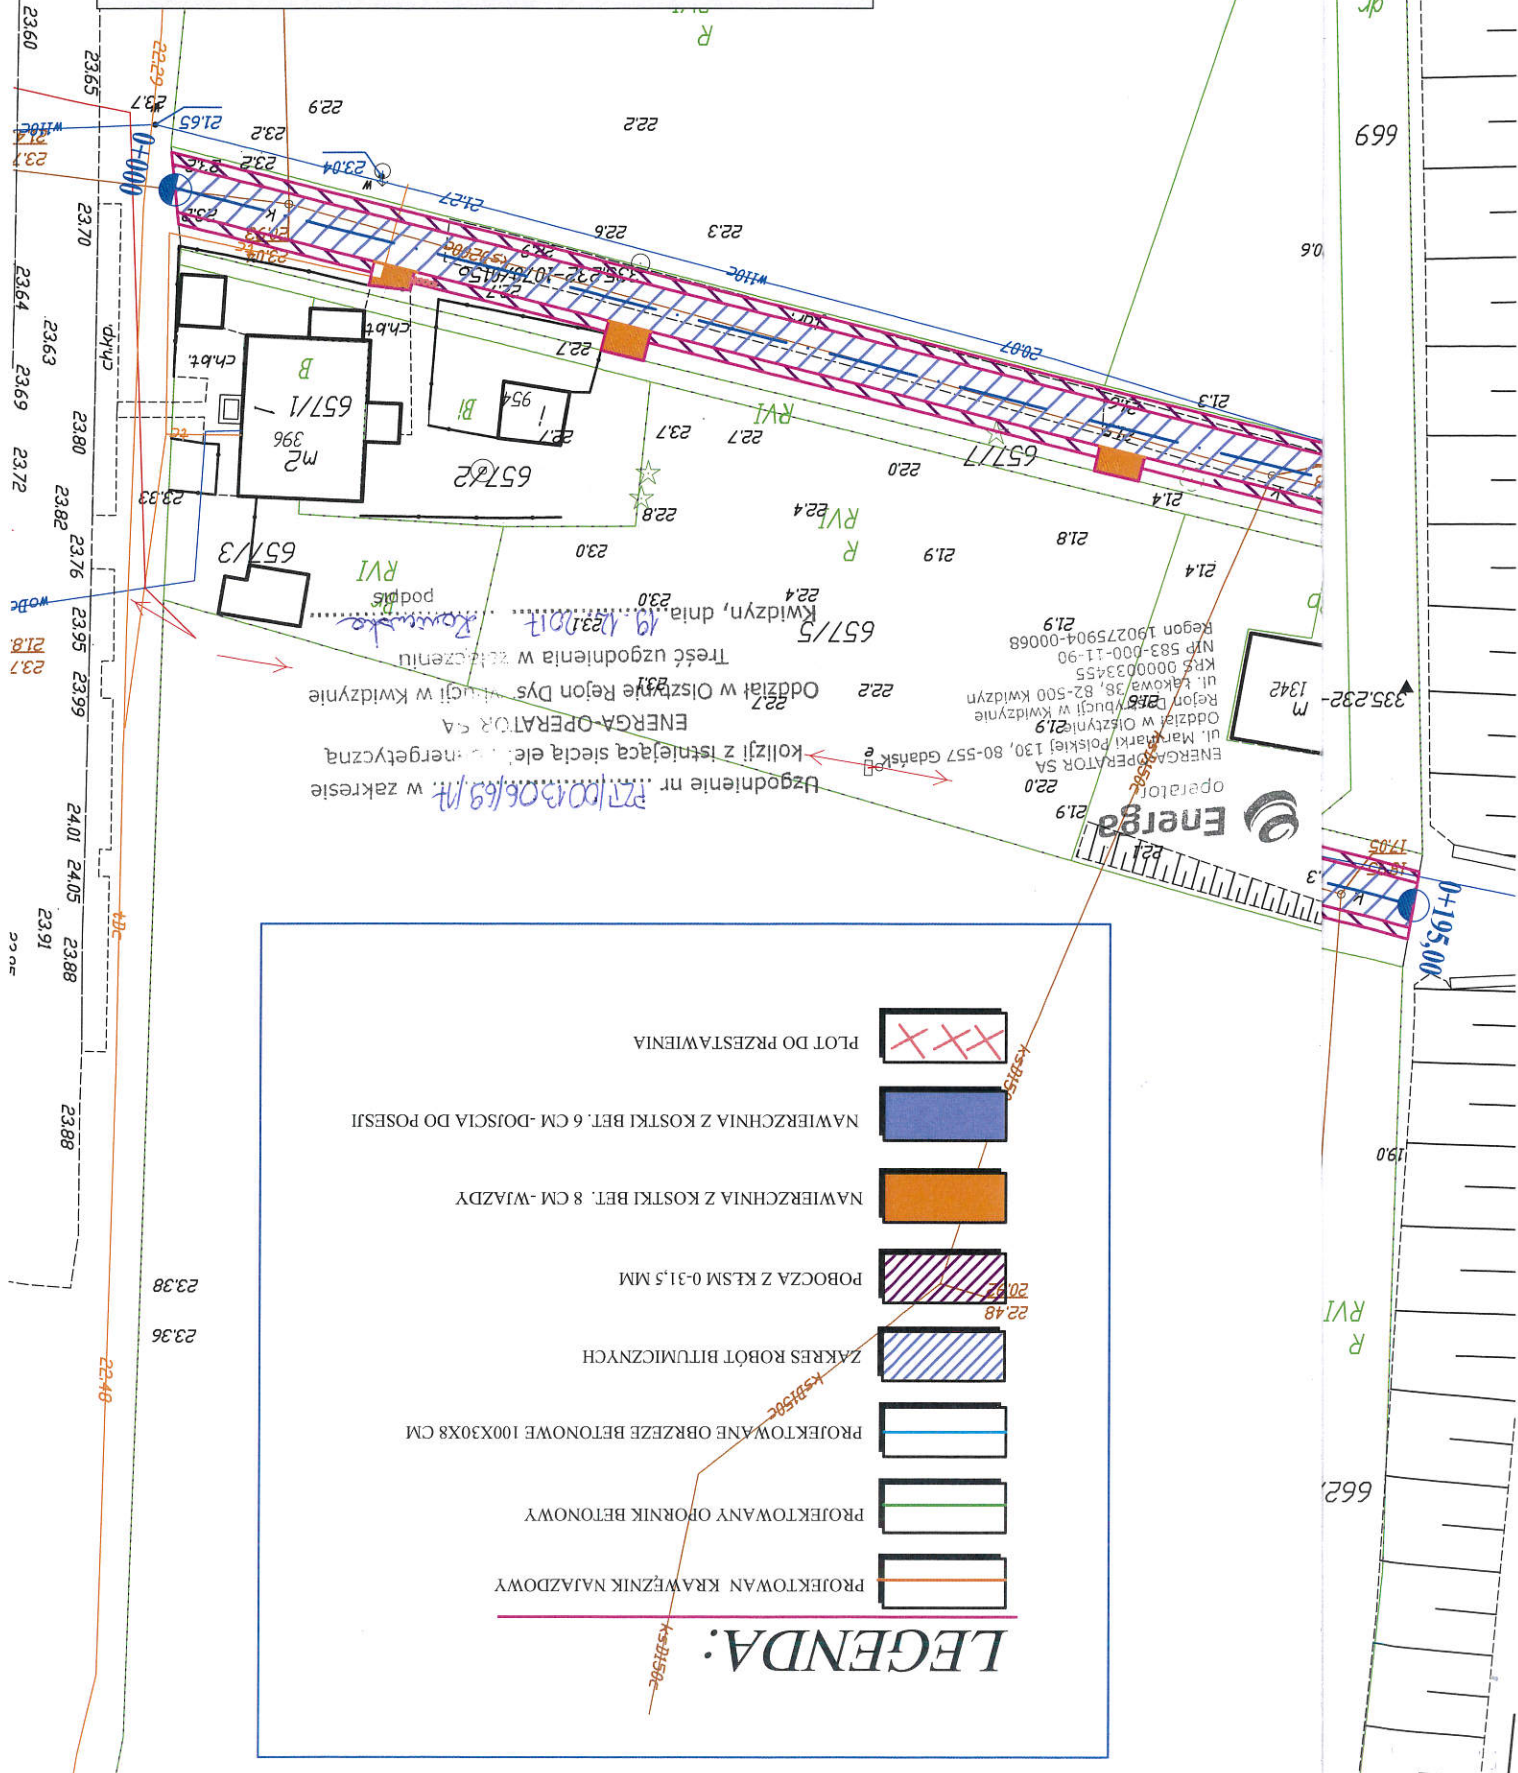

LEGENDA:

	PLOT DO PRZEZTAWIENIA
	NAWIERZCHNIA Z KOSTKI BET. 6 CM - DOJŚCIA DO POSZCII
	NAWIERZCHNIA Z KOSTKI BET. 8 CM - WIAZDY
	POBOCZA Z KŁSM 0-31,5 MM
	ZAKRES ROBÓT BITUMIENNYCH
	PROJEKTOWANE OBRZEZE BETONOWE 100X30X8 CM
	PROJEKTOWANY OROBNIK BETONOWY
	PROJEKTOWAN KRAWĘŻNIK NAJAZDOWY

Uzgodnienie nr. PT/0001306/69/17 w zakresie kolizji z istniejącą siecią elektryczną i energetyczną. ENERGIA-OPERATOR SA Oddział w Olsztynie Rejon Dys. Władcy w Kwidzynie. Treść uzgodnienia w załączeniu. Kwidzyn, dnia 19.12.2017 Kawęska

operator
Energia
ENERGIA-OPERATOR SA
ul. Marki Polskiej 130, 80-557 Gdańsk
Oddział w Olsztynie
ul. Łąkowa 98, 82-500 Kwidzyn
Rejon Władcy w Kwidzynie
KPS 0000033455
NIP 583-000-11-90
Regon 190275904-00068

23.19 23.57 23.53 23.48 23.60 23.55 23.70 23.64 23.63 23.69 23.72 23.80 23.82 23.76 23.95 23.99 24.01 24.05 23.88 23.91 23.96 23.88 23.88 23.38 23.36

669 06 662 190 335.232 1342 1705 0-105.000