


RZUT I PIĘTRA-OŚWIETLENIE

skala 1:75

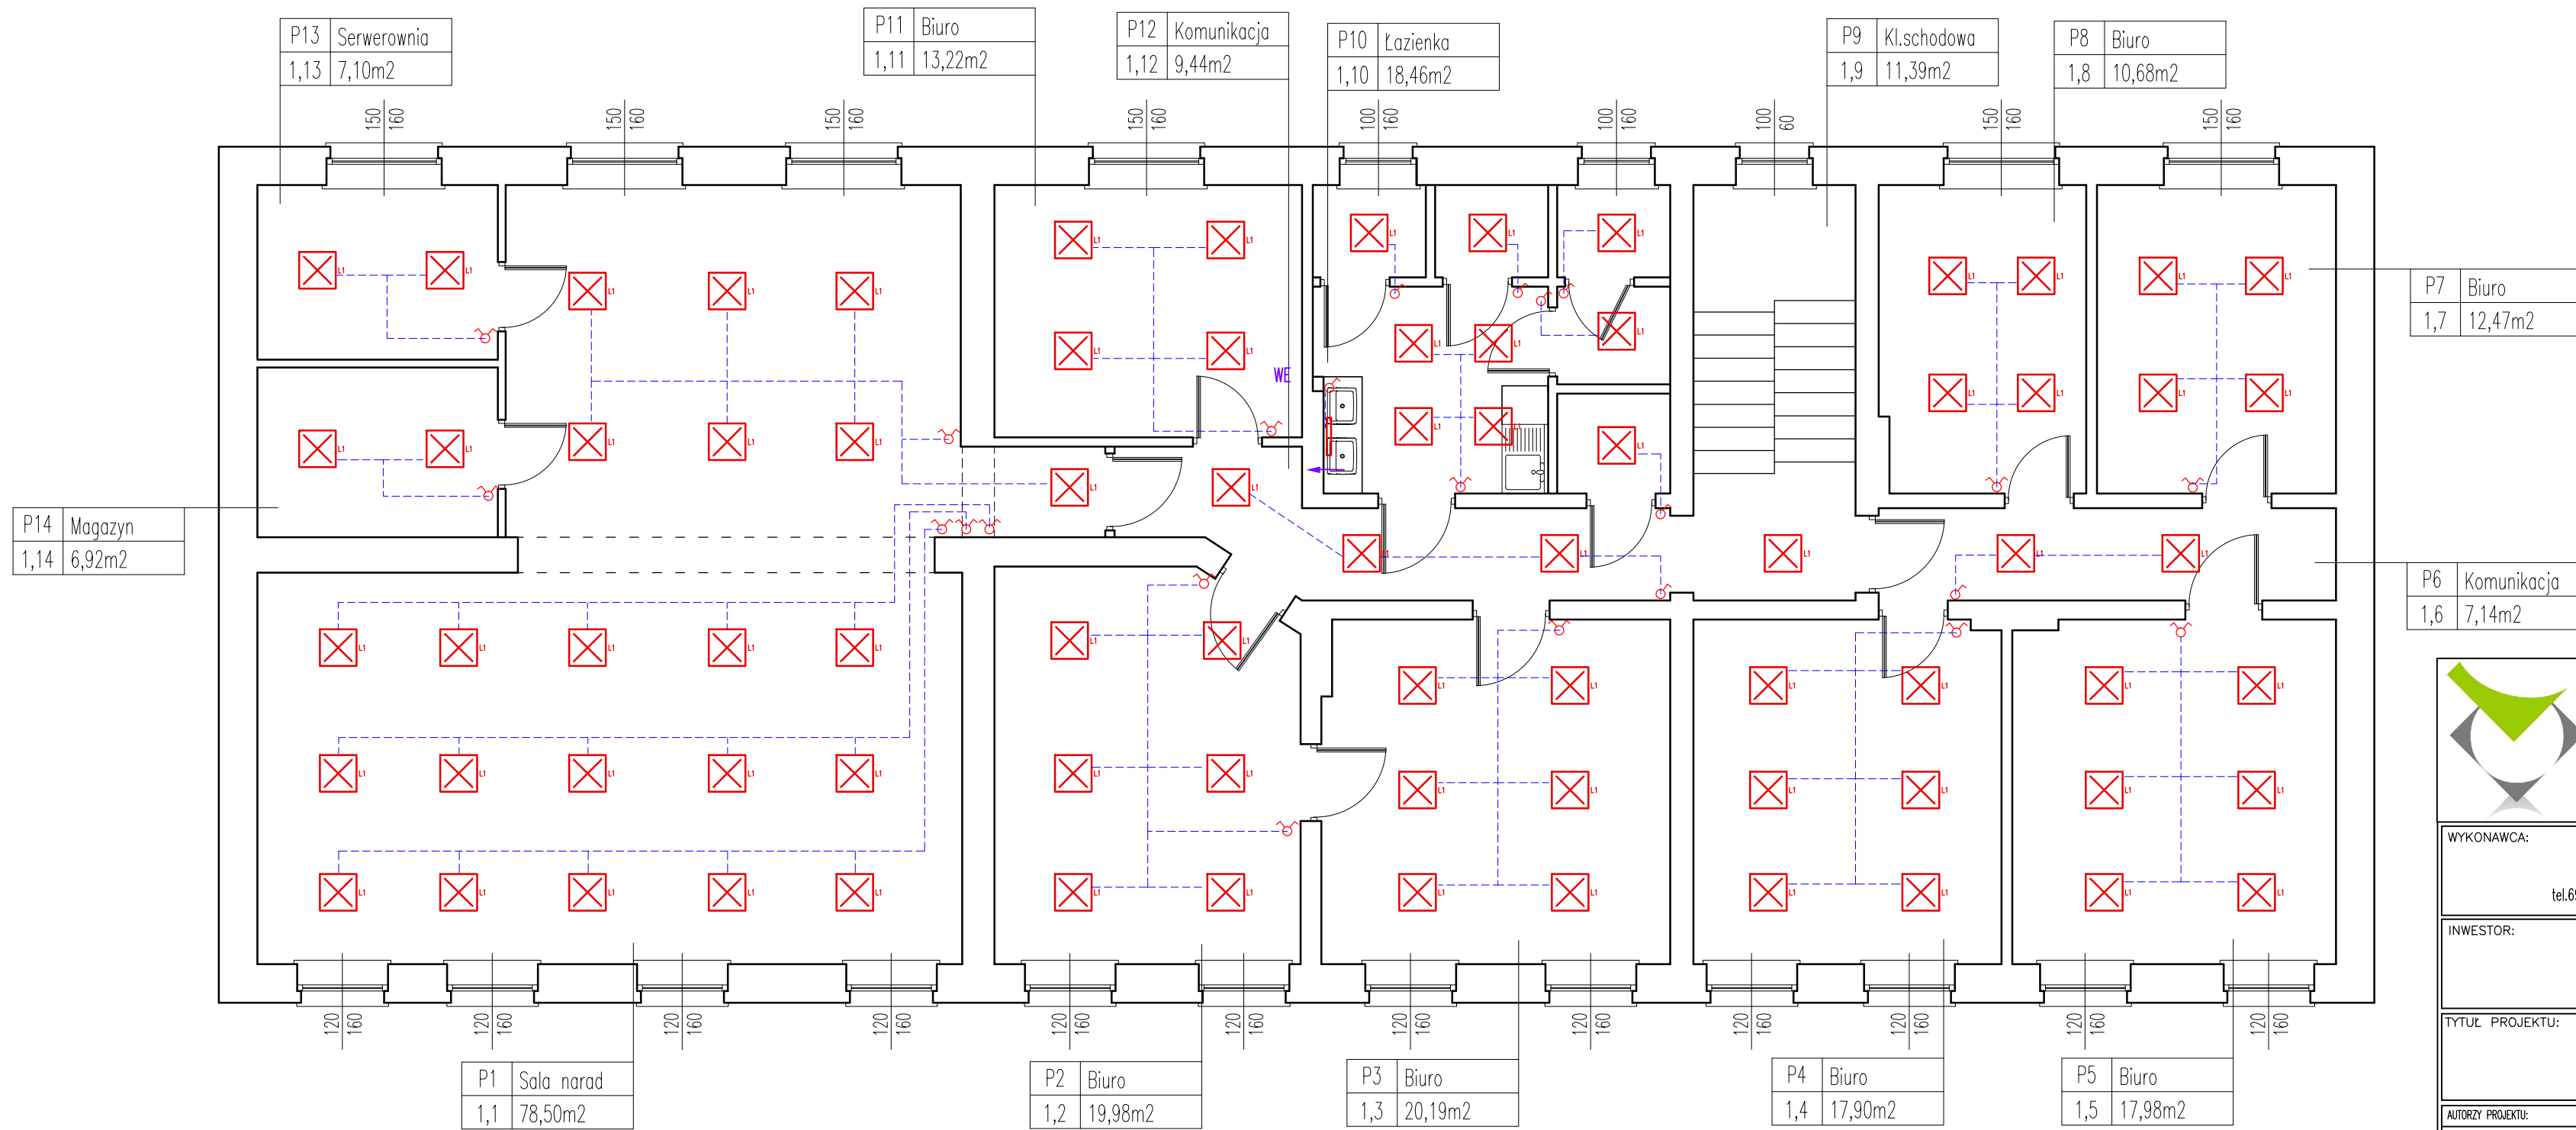

UWAGI:

- LAMPA LED 36W - 620x625mm
- KINKIET NAD UMYWALKOWY LED L=100-120cm
- Łącznik świecznikowy 16A/250V
- Łącznik 1 biegunowy 16A/250V
- Wentylacja mechaniczna wywiewna-wymiana 250m³/h-wentylator kanałowy-zasilenie oddzielnie z włącznika światła

UWAGI:

- przewody instalacji oświetleniowej - YDY 3x1,5
- przewody prowadzić pod tynkiem

Biuro Obsługi Inwestycji
Daniel Łukianczyk

WYKONAWCA: BIURO OBSŁUGI INWESTYCJI - DANIEL ŁUKIAŃCZYK
82-500 Kwidzyn, ul. Koszykowa 23B
tel.691-593-444, NIP:743-161-11-72, e-mail: lukianczyk@o2.pl

INWESTOR: GMINA RYJEWÓ
82-420 Ryjewo, ul. Lipowa 1

TYTUŁ PROJEKTU: Remont pomieszczeń Urzędu Gminy w Ryjewie
Ryjewo dz. nr. 486 Gmina Ryjewo

AUTORZY PROJEKTU:	NR. UPRAWNIENI:	PODPIS:
inż. Daniel Łukianczyk	POM/0126/OWOK/06	

SPRAWDZAJĄCY:	NR. UPRAWNIENI:	PODPIS:

NAZWA RYSUNKU: RZUT I PIĘTRA-OŚWIETLENIE

SKALA:	FAZA:	DATA:	NR. RYSUNKU:
1:75	PB	20-02-2020	A8

